


開 発 登 録 簿

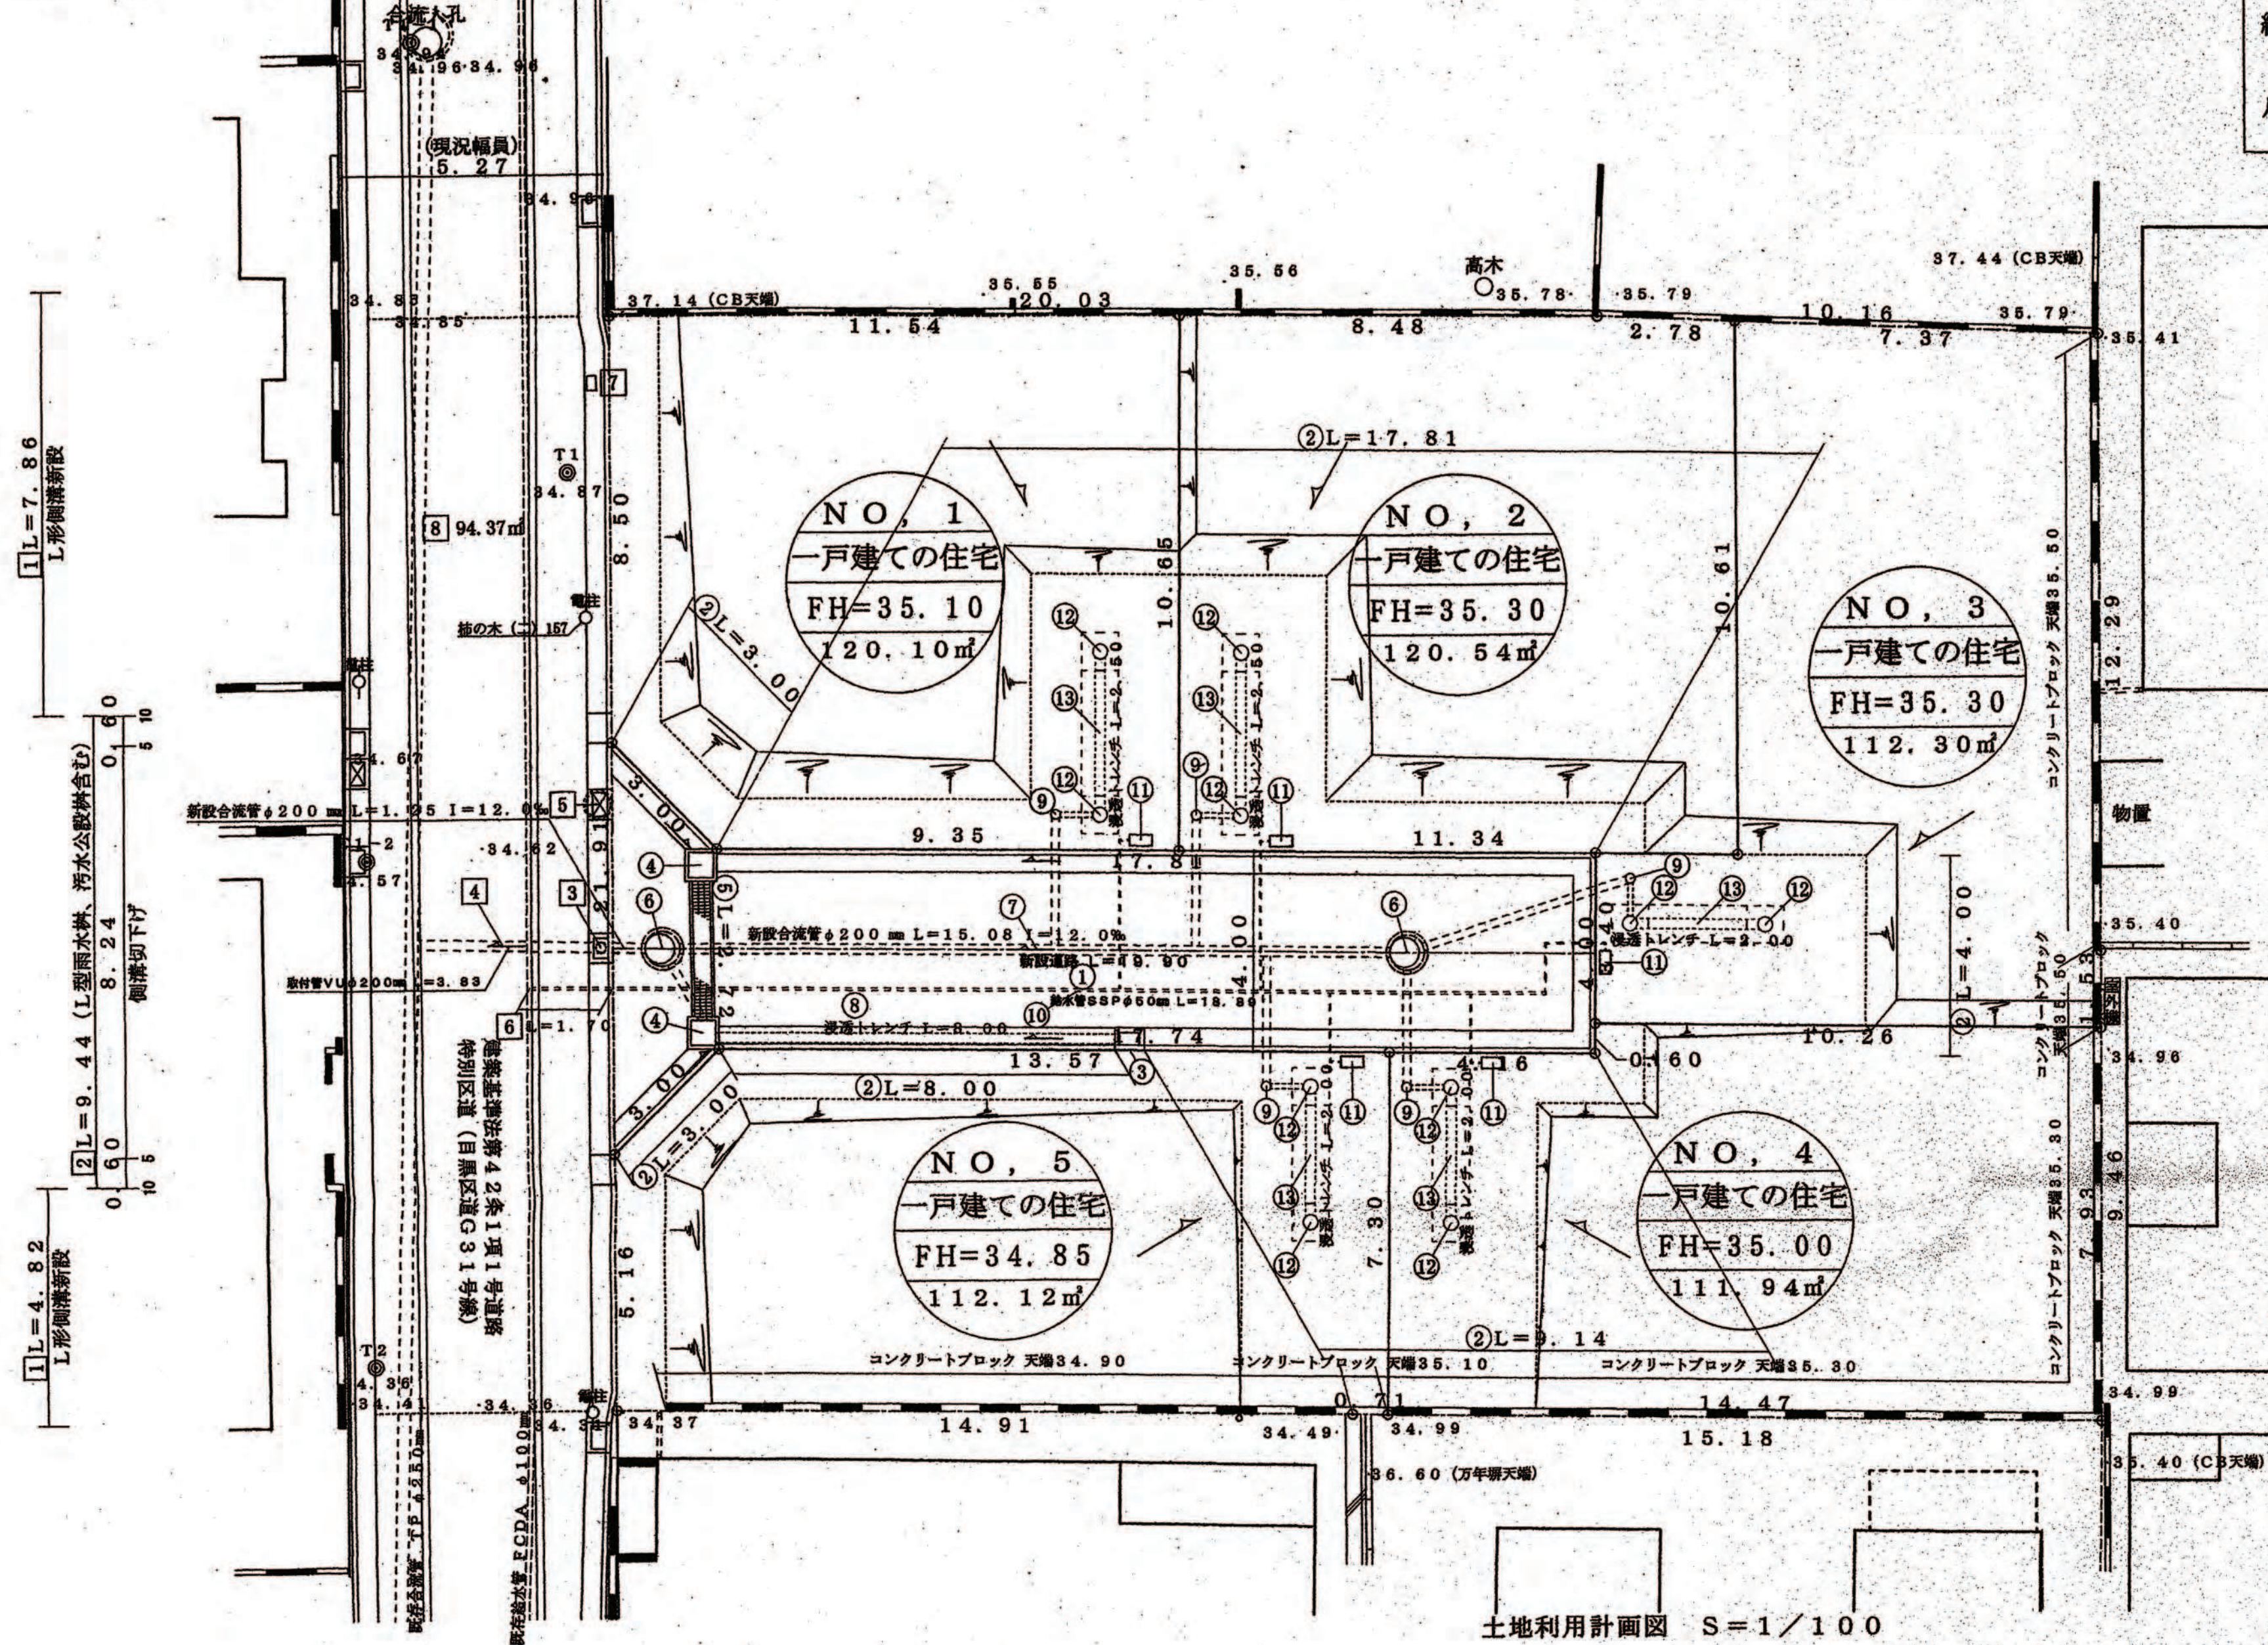



縮尺	土地利用計画図 1/100
	付近見取図 1/2000
	公園等 1/600

開 発 登 録 簿 調 査		
開 発 許 可 番 号	平成 28 年 8 月 4 日 開発行第 28-2-2 号	変更許可 第 28-2-2 号
開 発 区 域 に 含 ま れ る 地 域 の 名 称	目黒区緑の木坂二丁目194番2	開 発 区 域 面 積 861.10
開 発 許 可 を 受 け た 者 の 住 所 及 び 氏 名	東京都千代田区飯田橋三丁目13番1号 大和ハウス工業株式会社 代表取締役 芳井 敬一	
(工事施行者の住所) 住 所 及 び 氏 名	(東京都目黒区平和台四丁目25番12号 七海建設株式会社 代表取締役 七海 公治)	
予 定 建 築 物 の 用 途	一戸建ての住宅	検査済証発行年月日 平成28年 8月 26日 工事完了公告年月日 平成28年 8月 26日
許 可 に 基 づ く 地 位 の 承 継		
変 更 事 項	1 新設道路の幅員を一部変更 2 NO. 4 宅地のCB天端高さの変更 3 給排水施設の設計変更	
備 考	新設道路：道路新設(区画変更) 平成28年4月20日 開発行第28-2-2号	

凡 例	
--- 開発区域	
--- コンクリートブロック	
--- 法 面	
--- L形側溝(幅450)	
--- グレーチング250用 (T-25型目隠り止)	
--- U型排水溝口400	
--- L形排水溝	
○ 既設合流管	
○ 新設合流施設	
○ 0号人孔φ750	
○ 小口径汚水溝 (金網) H=0.80	
--- L形雨水溝	
--- 汚水公設溝 (L形用)	
○ 既設給水施設	
○ 新設給水施設	
○ 宅地番号	

公共施設の整備計画一覧表									
公共施設等の名称	種別	幅員(m)	長さ(m)	構造	管径	管種	管敷	管敷	備考
① 新設道路	幅員	4.00	19.90	64.10	φ150	コンクリート	既設	既設	
② L形側溝	幅員	450	64.95	250E	既設	既設	既設	既設	
③ L形排水溝	幅員	250	10.00	250E	既設	既設	既設	既設	側溝下5cm
④ U型排水溝	幅員	400	2.00	400E	既設	既設	既設	既設	側溝下5cm
⑤ 側溝側溝	幅員	250	2.75	250E	既設	既設	既設	既設	側溝下5cm
⑥ 下水流入	管径	φ750	15.35	250E	既設	既設	既設	既設	側溝下5cm
⑦ 合流管	管径	φ200	15.35	VU	既設	既設	既設	既設	側溝下5cm
⑧ 側溝側溝	管径	φ200	6.00	150E	既設	既設	既設	既設	側溝下5cm
⑨ 給水管	管径	φ200	15.35	VU	既設	既設	既設	既設	側溝下5cm
⑩ 給水管	管径	φ200	15.35	VU	既設	既設	既設	既設	側溝下5cm
⑪ 給水管	管径	φ200	15.35	VU	既設	既設	既設	既設	側溝下5cm
⑫ 給水管	管径	φ200	15.35	VU	既設	既設	既設	既設	側溝下5cm
⑬ 給水管	管径	φ200	15.35	VU	既設	既設	既設	既設	側溝下5cm
⑭ 給水管	管径	φ200	15.35	VU	既設	既設	既設	既設	側溝下5cm
⑮ 給水管	管径	φ200	15.35	VU	既設	既設	既設	既設	側溝下5cm
⑯ 給水管	管径	φ200	15.35	VU	既設	既設	既設	既設	側溝下5cm
⑰ 給水管	管径	φ200	15.35	VU	既設	既設	既設	既設	側溝下5cm
⑱ 給水管	管径	φ200	15.35	VU	既設	既設	既設	既設	側溝下5cm
⑲ 給水管	管径	φ200	15.35	VU	既設	既設	既設	既設	側溝下5cm
⑳ 給水管	管径	φ200	15.35	VU	既設	既設	既設	既設	側溝下5cm

※各宅地は200㎡未満であっても、目黒区みどりの条例による緑化計画書を提出し、緑化基準による緑化を行う。
※新築される予定建築物の隣地境界線からの距離距離については5.0m以上確保すること。

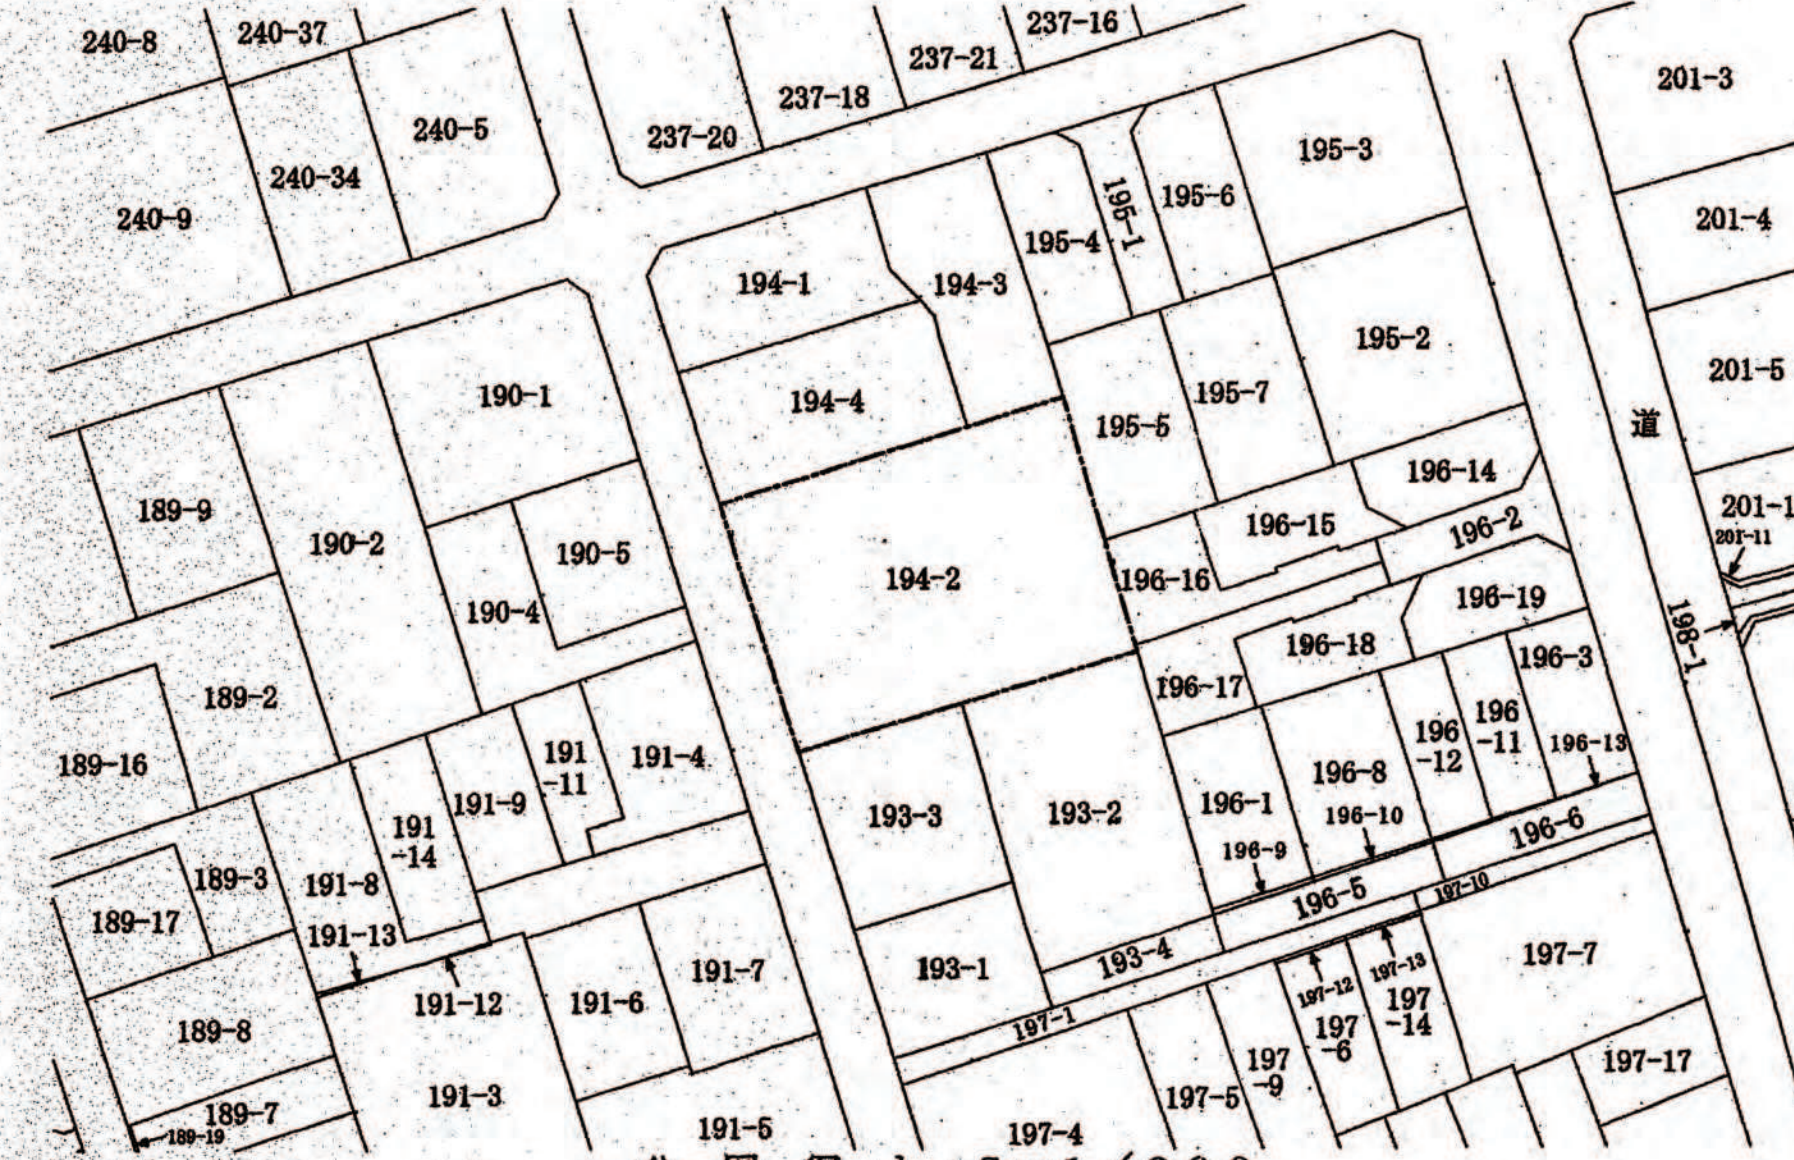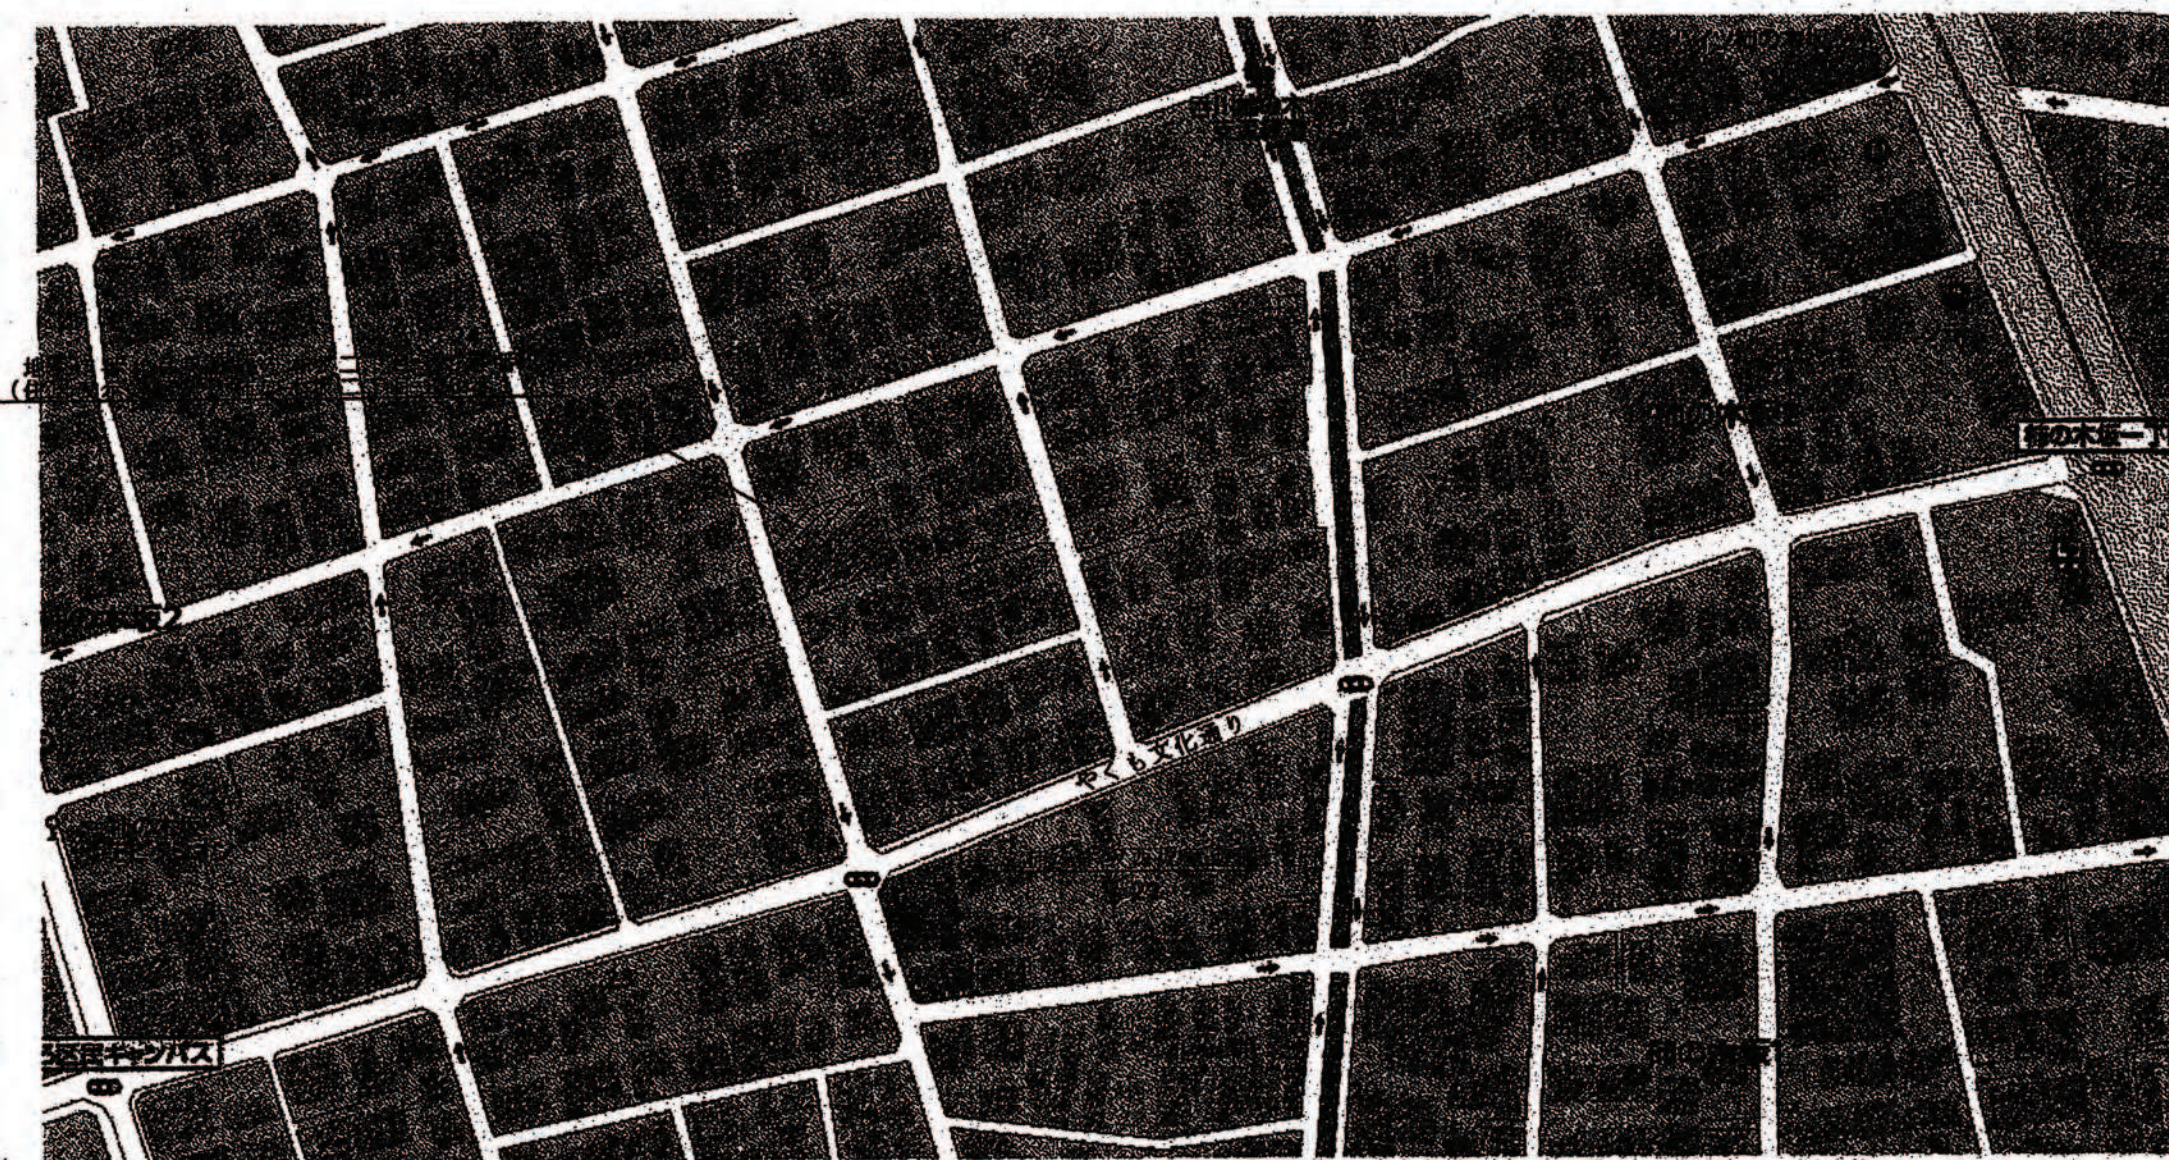

凡 例
--- 開発区域

東京法務局渋谷出張所にて写す
平成28年 8月31日